


**Prefeitura de MARAVILHA**  
 SECRETARIA DE ADMINISTRAÇÃO  
 SETOR DE PLANEJAMENTO  
 Av. Euclides da Cunha, 60 - Centro  
 Fone/Fax: (49) 3664-0044

OBRA:		ADMINISTRAÇÃO CEMITÉRIO	
PROJETO:		Sala de Administração Cemitério	
CONTEÚDO:		Planta Baixa   Cobertura   Corte AA'   Corte BB'   Fachada Noroeste   Fachada Nordeste	
LOCAL:		Rua Independência	
RESP. TÉCNICO:	PRANCHA:		<b>ARQ</b> <b>02</b> / <b>02</b>
Arq. Thais Trebien CAU A90003-6			
PROPRIETÁRIO:	Município de Maravilha CNPJ 82.821.190/0001-72		
DESENHO:	ESCALA:	DATA:	ARQUIVO:
Thais Trebien	Indicadas	out-17	ADMINISTRAÇÃO CEMITÉRIO.dwg


CENTRO DE DISTRIBUIÇÃO							
CIRCUITO	LUMINAÇÃO	TOMADAS	TOTAL (W)	DISJUNTOR (AMP)	CONDUTOR (mm²)	FASES	ROD.
1	4		400	20	2,50	R	
2		7	1300	20	2,50	R	
3		1	1200	30	4,00	R	
TOTAL			2900	50	10,00	R	

DIAGRAMA UNIFILAR

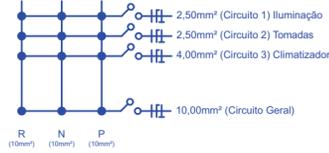


LEGENDA ELÉTRICO


- ☒ PONTO DE INTERNET
- ▽ TOMADA BAIXA h=40cm
- ▽ TOMADA MÉDIA h=120cm
- ▽ TOMADA ALTA h=220cm
- ▽ TOMADA MÉDIA h=120cm + INTERRUPTOR
- ▭ CENTRO DE DISTRIBUIÇÃO (C.D.)
- ELETRODUTO NA LAJE
- ELETRODUTO NA PAREDE
- ELETRODUTO ENTRADA ENERGIA OU INTERNET
- ⊙ LUMINÁRIA (PLAFON)
- ⊗ CAIXA DE PASSAGEM (ENERGIA OU INTERNET)

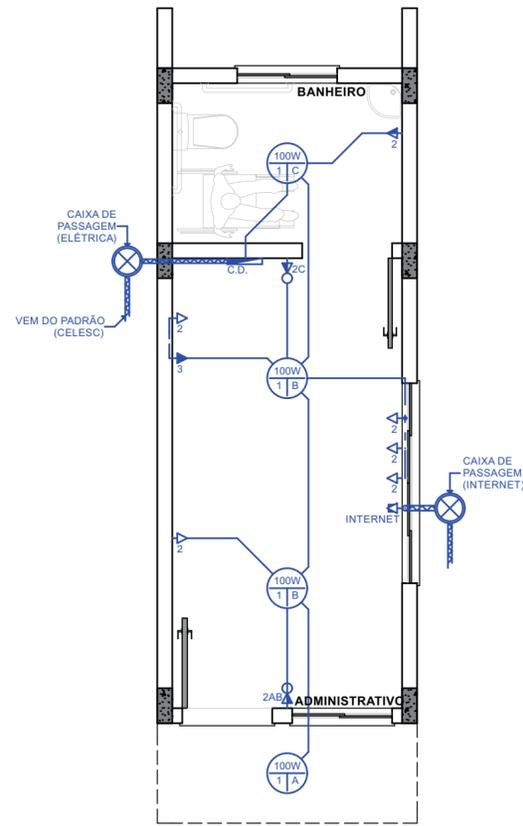


Planta Baixa - Elétrico  
Escala 1:50

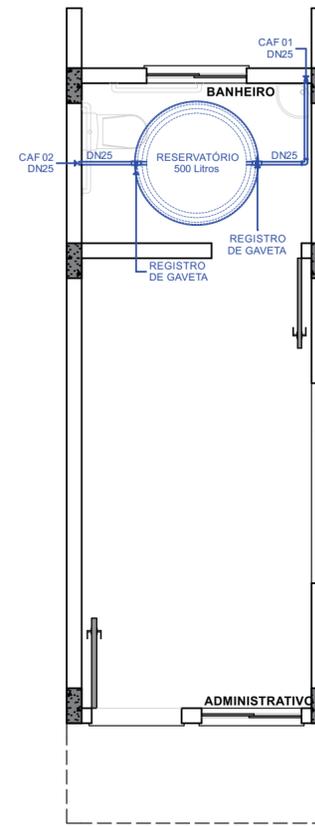

Planta Baixa - Hidráulico  
Escala 1:50

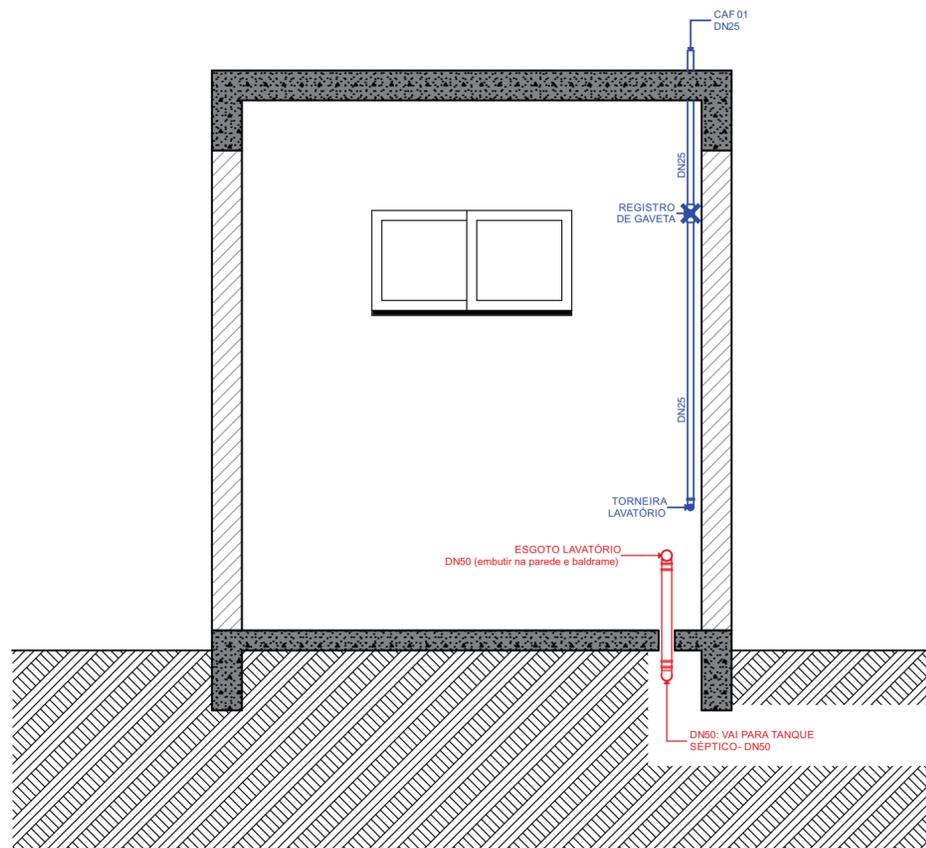

CAF 01  
Escala 1:25

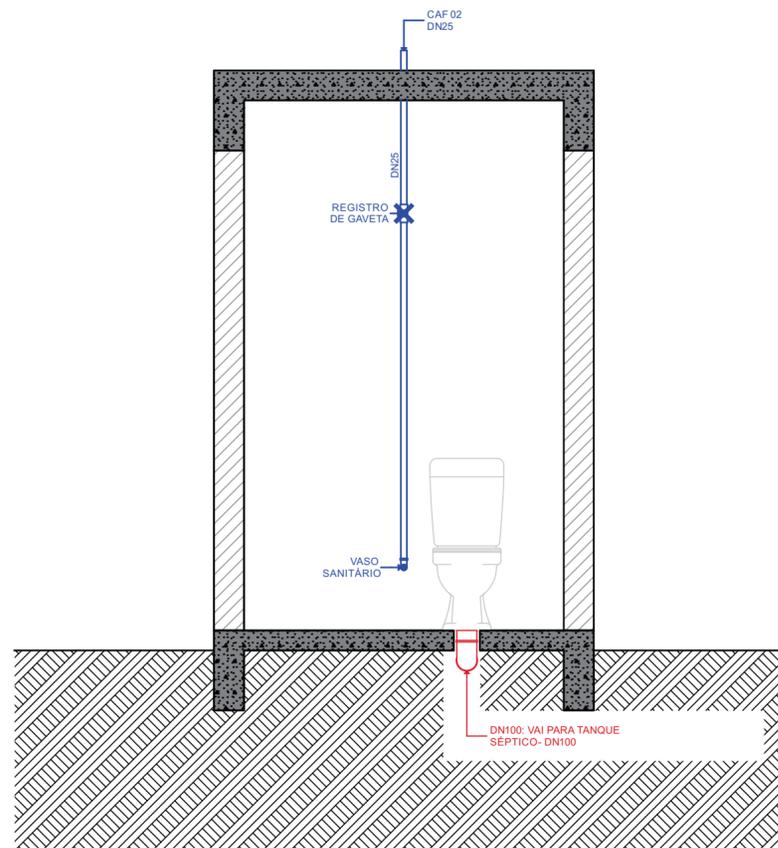

CAF 02  
Escala 1:25

SECRETARIA DE ADMINISTRAÇÃO  
SETOR DE PLANEJAMENTO

Av. Euclides da Cunha, 60 - Centro  
Fone/Fax: (49) 3664-0044

OBRA:		ADMINISTRAÇÃO CEMITÉRIO	
PROJETO:		Sala de Administração Cemitério	
CONTEÚDO:		Planta Baixa - Elétrico   Planta Baixa - Hidráulico   CAF 01   CAF 02	
LOCAL:		Rua Independência	
RESP. TÉCNICO:	Arq. Thais Trebien CAU A90003-6	PRANCHA:	<b>COM 01/02</b>
PROPRIETÁRIO:	Município de Maravilha CNPJ 82.821.190/0001-72	DESENHO:	Thais Trebien
ESCALA:	Indicadas	DATA:	out-17
ARQUIVO:	ADMINISTRAÇÃO CEMITÉRIO.dwg		

