

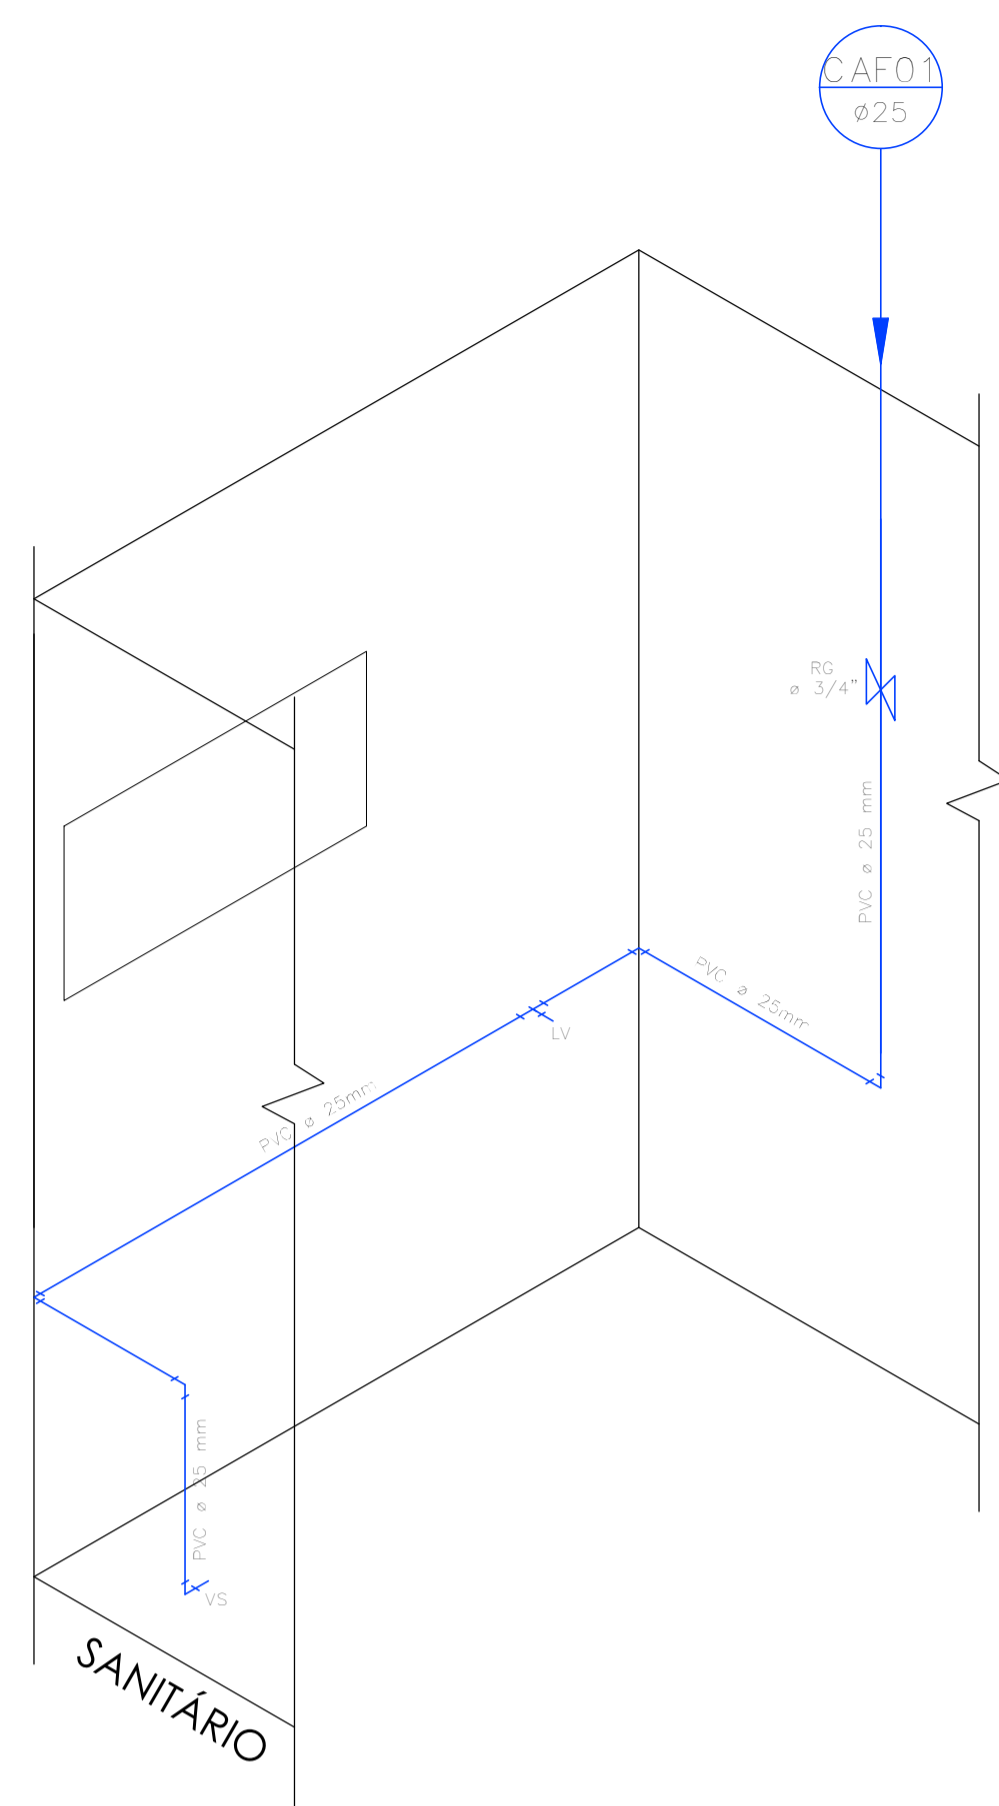



PLANTA BAIXA - HIDRÁULICO
ESCALA 1:50

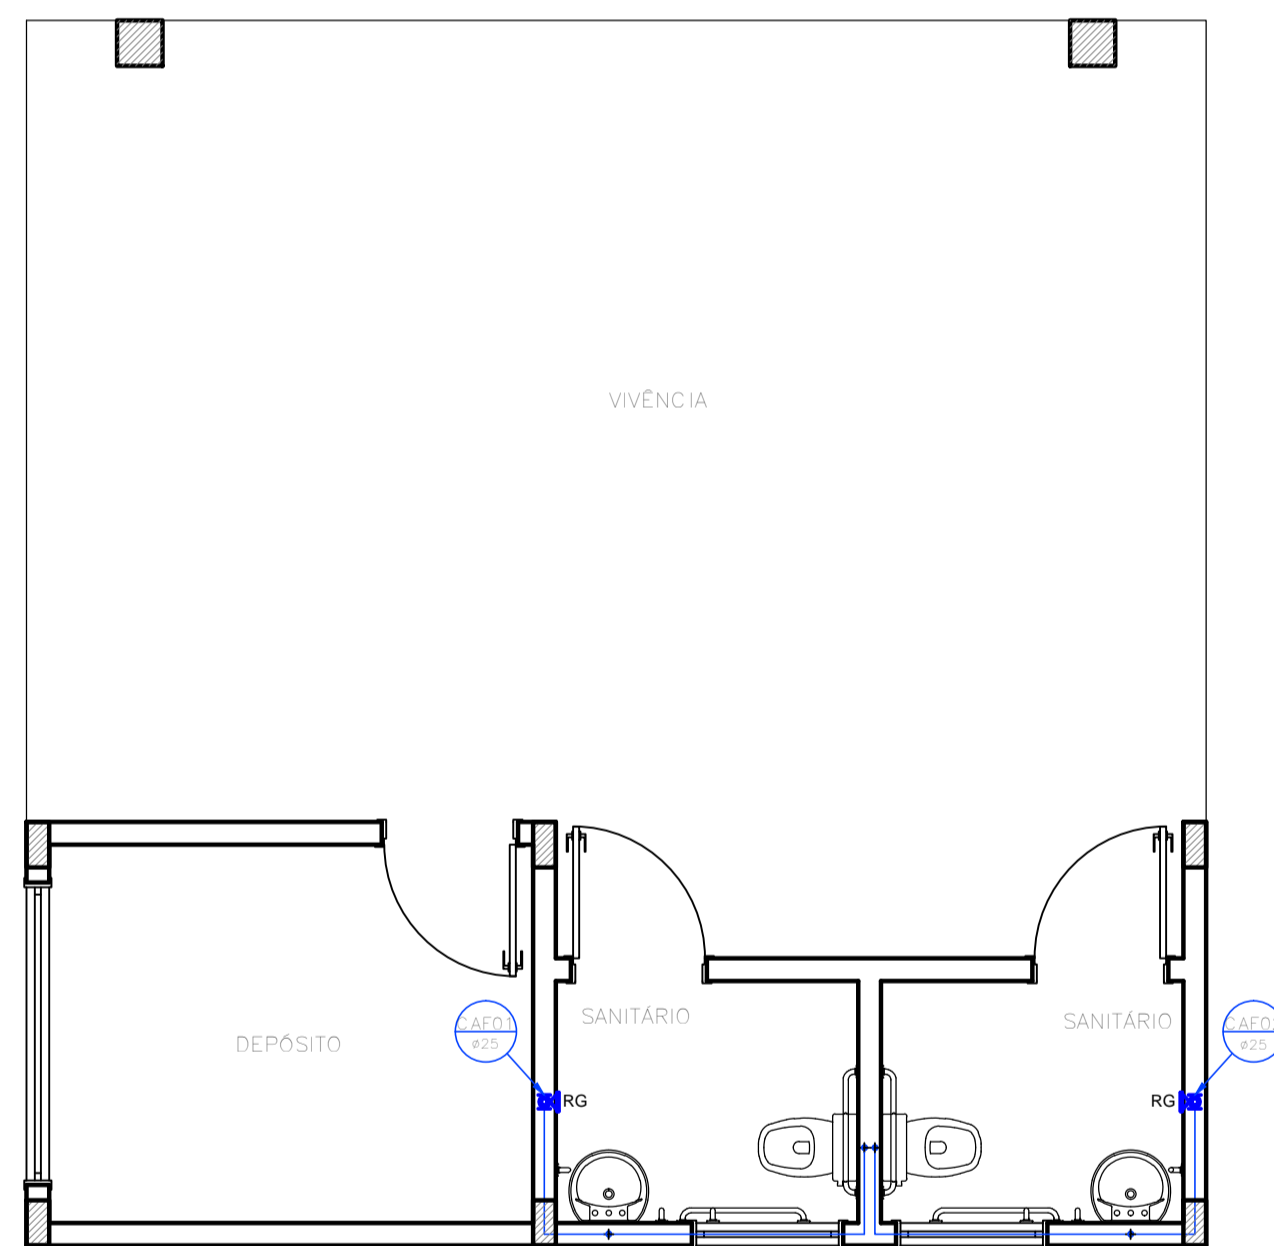

DETALHES ISOMÉTRICOS
ESCALA 1:25

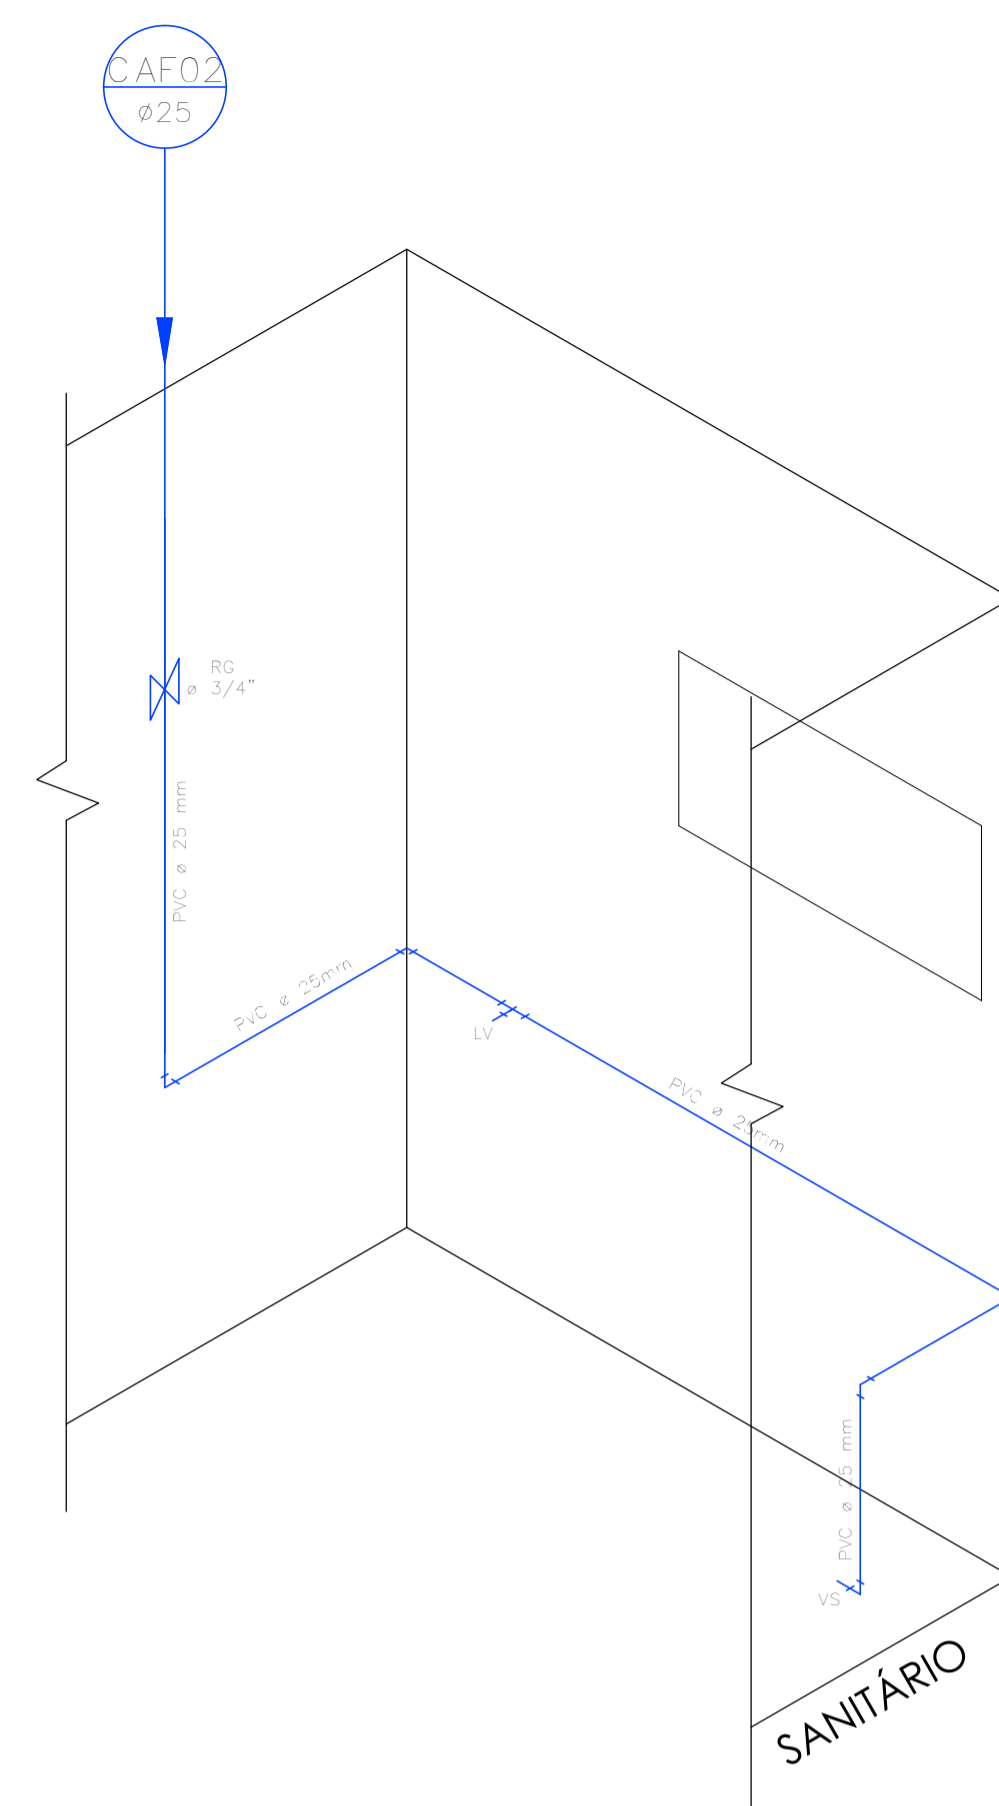

PLANTA BAIXA - HIDRÁULICO
ESCALA 1:50

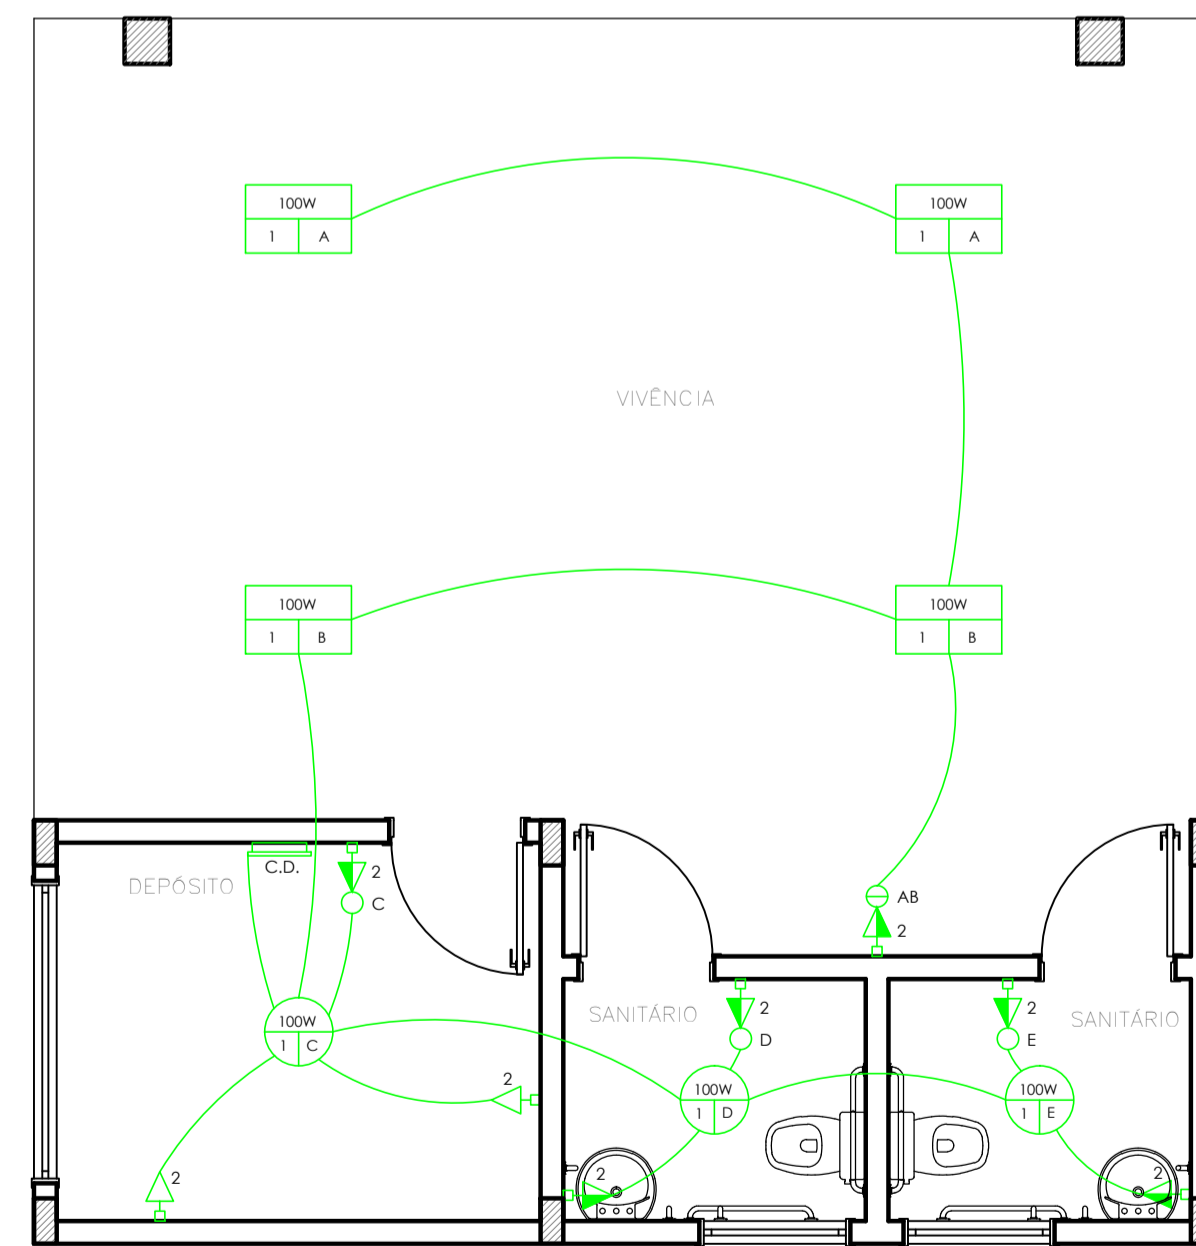


PLANTA BAIXA - ELÉTRICO
ESCALA 1:50

QUADRO DE CARGAS - CENTRO DE DISTRIBUIÇÃO


Circuito	Tomadas					Total (W)	Disjuntor (AMP)	Condutor (mm²)	Fases (R)
	100W	100W	600W	1200W	5000W / 7500W				
1	7	-	-	-	-	700	20	2,5	R
2	-	8	-	-	-	800	20	2,5	R
Total						1500	50	10	R

DIAGRAMA UNIFILAR PVTO SUPERIOR

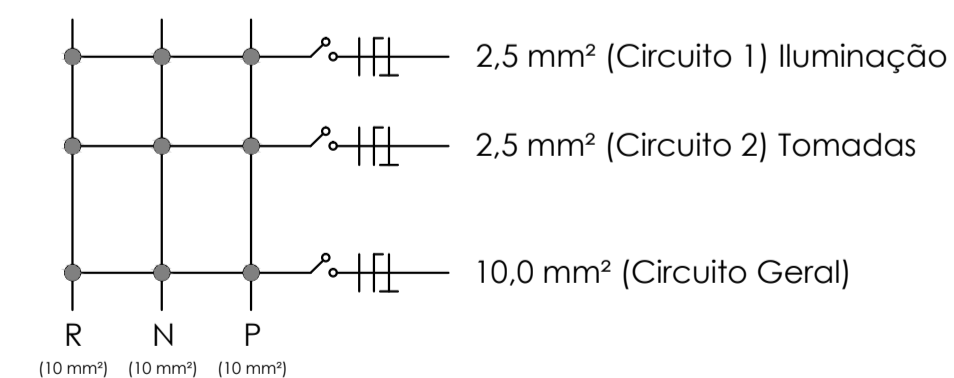


LEGENDA ELÉTRICO

⊗ Interruptor de 1 tecla	⊕ Ponto de luz
⊗ Interruptor de 2 teclas	⊖ Arandela
⊗ Interruptor de 3 teclas	⊖ Telefone e internet
⚡ Tomada alta (climatizador)	⊖ TV
⚡ Tomada alta - h=220 cm	⊖ Interfone/Campainha
⚡ Tomada meia altura - h=120 cm	☐ Caixa de distribuição
⚡ Tomada baixa - h=40 cm	— Eletroduto na parede
⚡ Tomada + interruptor	— Eletroduto no teto
⚡ Tomada torneira elétrica	

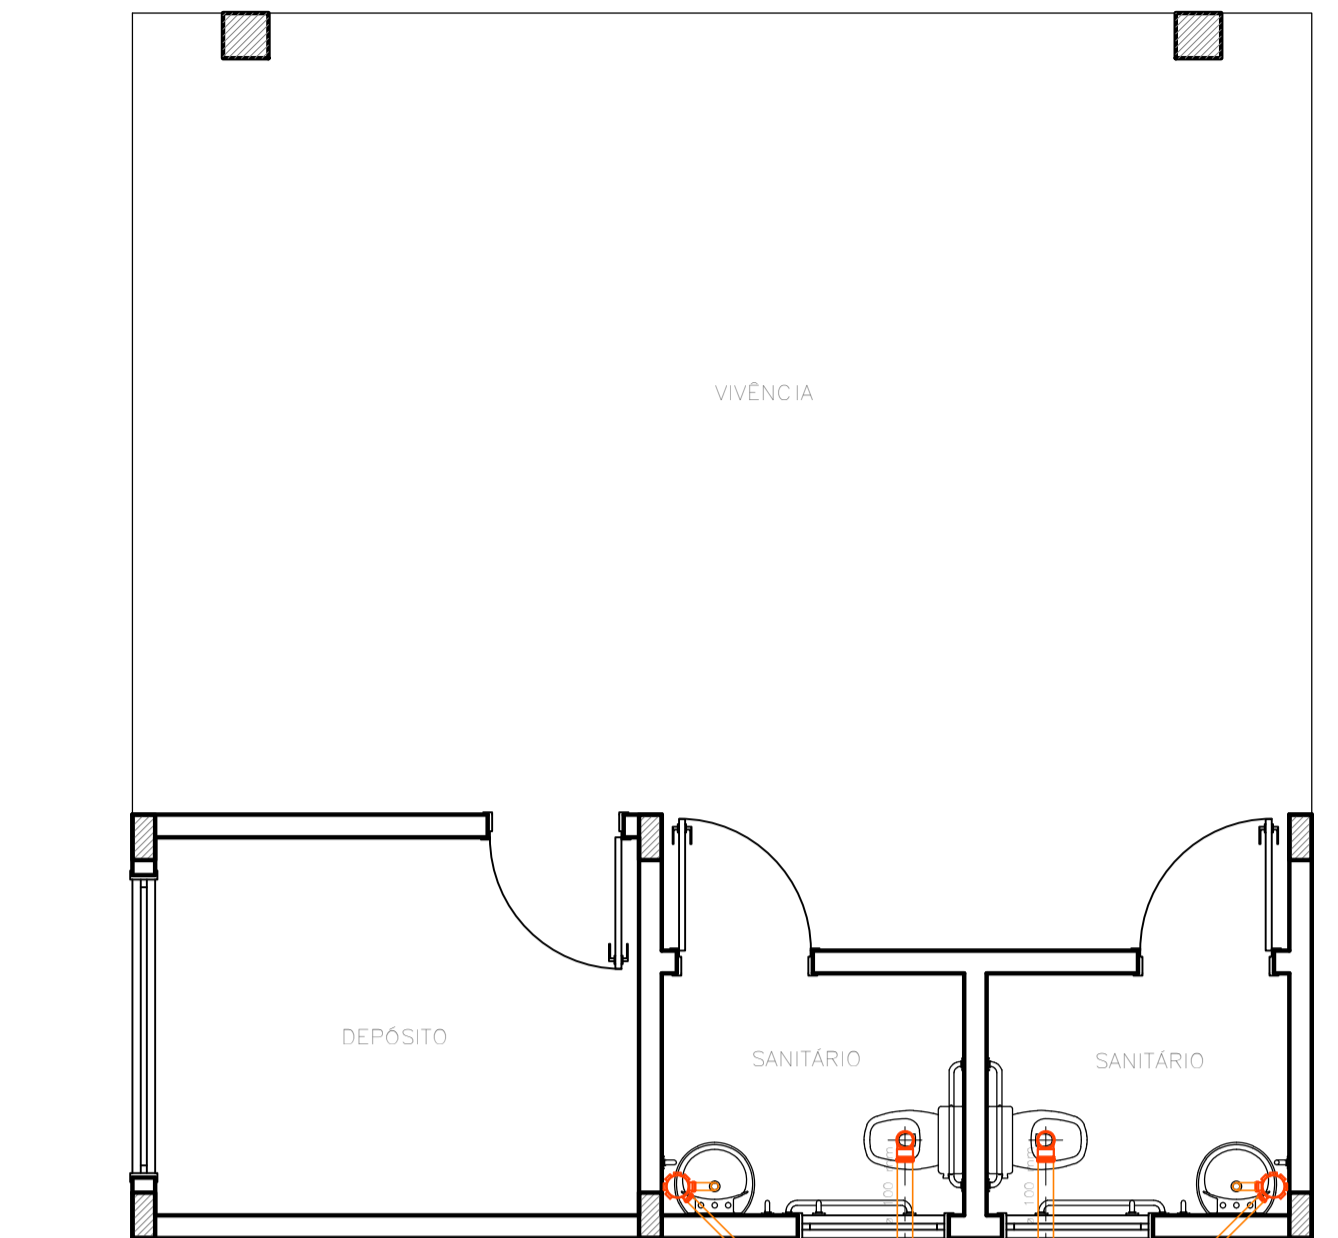

PLANTA BAIXA - SANITÁRIO
ESCALA 1:50

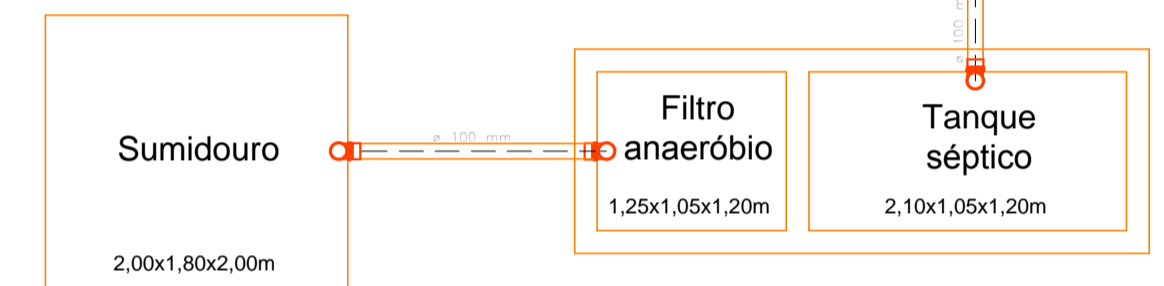

<p>SECRETARIA DE ADMINISTRAÇÃO SETOR DE PLANEJAMENTO</p> <p>Av. Euclides da Cunha, 60 - Centro Fone/Fax: (48) 3664-0044</p>	<p>USUA: ACADEMIA DE SAÚDE</p>		
	<p>PROJETO: Academia de Saúde</p>		
	<p>CONTEUDO: Projetos Complementares</p>		
	<p>LOCAL: Praça dos Motoristas</p>		
	<p>RESP. TÉCNICO: Arq. Thais Treblen CAU A90003-6</p>	<p>FRANCHA: ARQ 04/04</p>	
	<p>PROPRIETÁRIO: Município de Maravilha CNPJ 02.821.190/0001-72</p>	<p>DESENHO: Thais Treblen</p>	<p>ESCALA: 1:50 e 1:25</p>